



Общество с ограниченной ответственностью
Инженерно-Техническая Компания
"СургутПроектГрупп"

Свидетельство № СРО-П-170-16032012 от 23.06.2016 г.

Благоустройство дворовой территории
ул. 30 лет Победы 37/1, г. Сургут


РАБОЧАЯ ДОКУМЕНТАЦИЯ



Главный инженер проекта

Набиева Э.Г.

2021г.

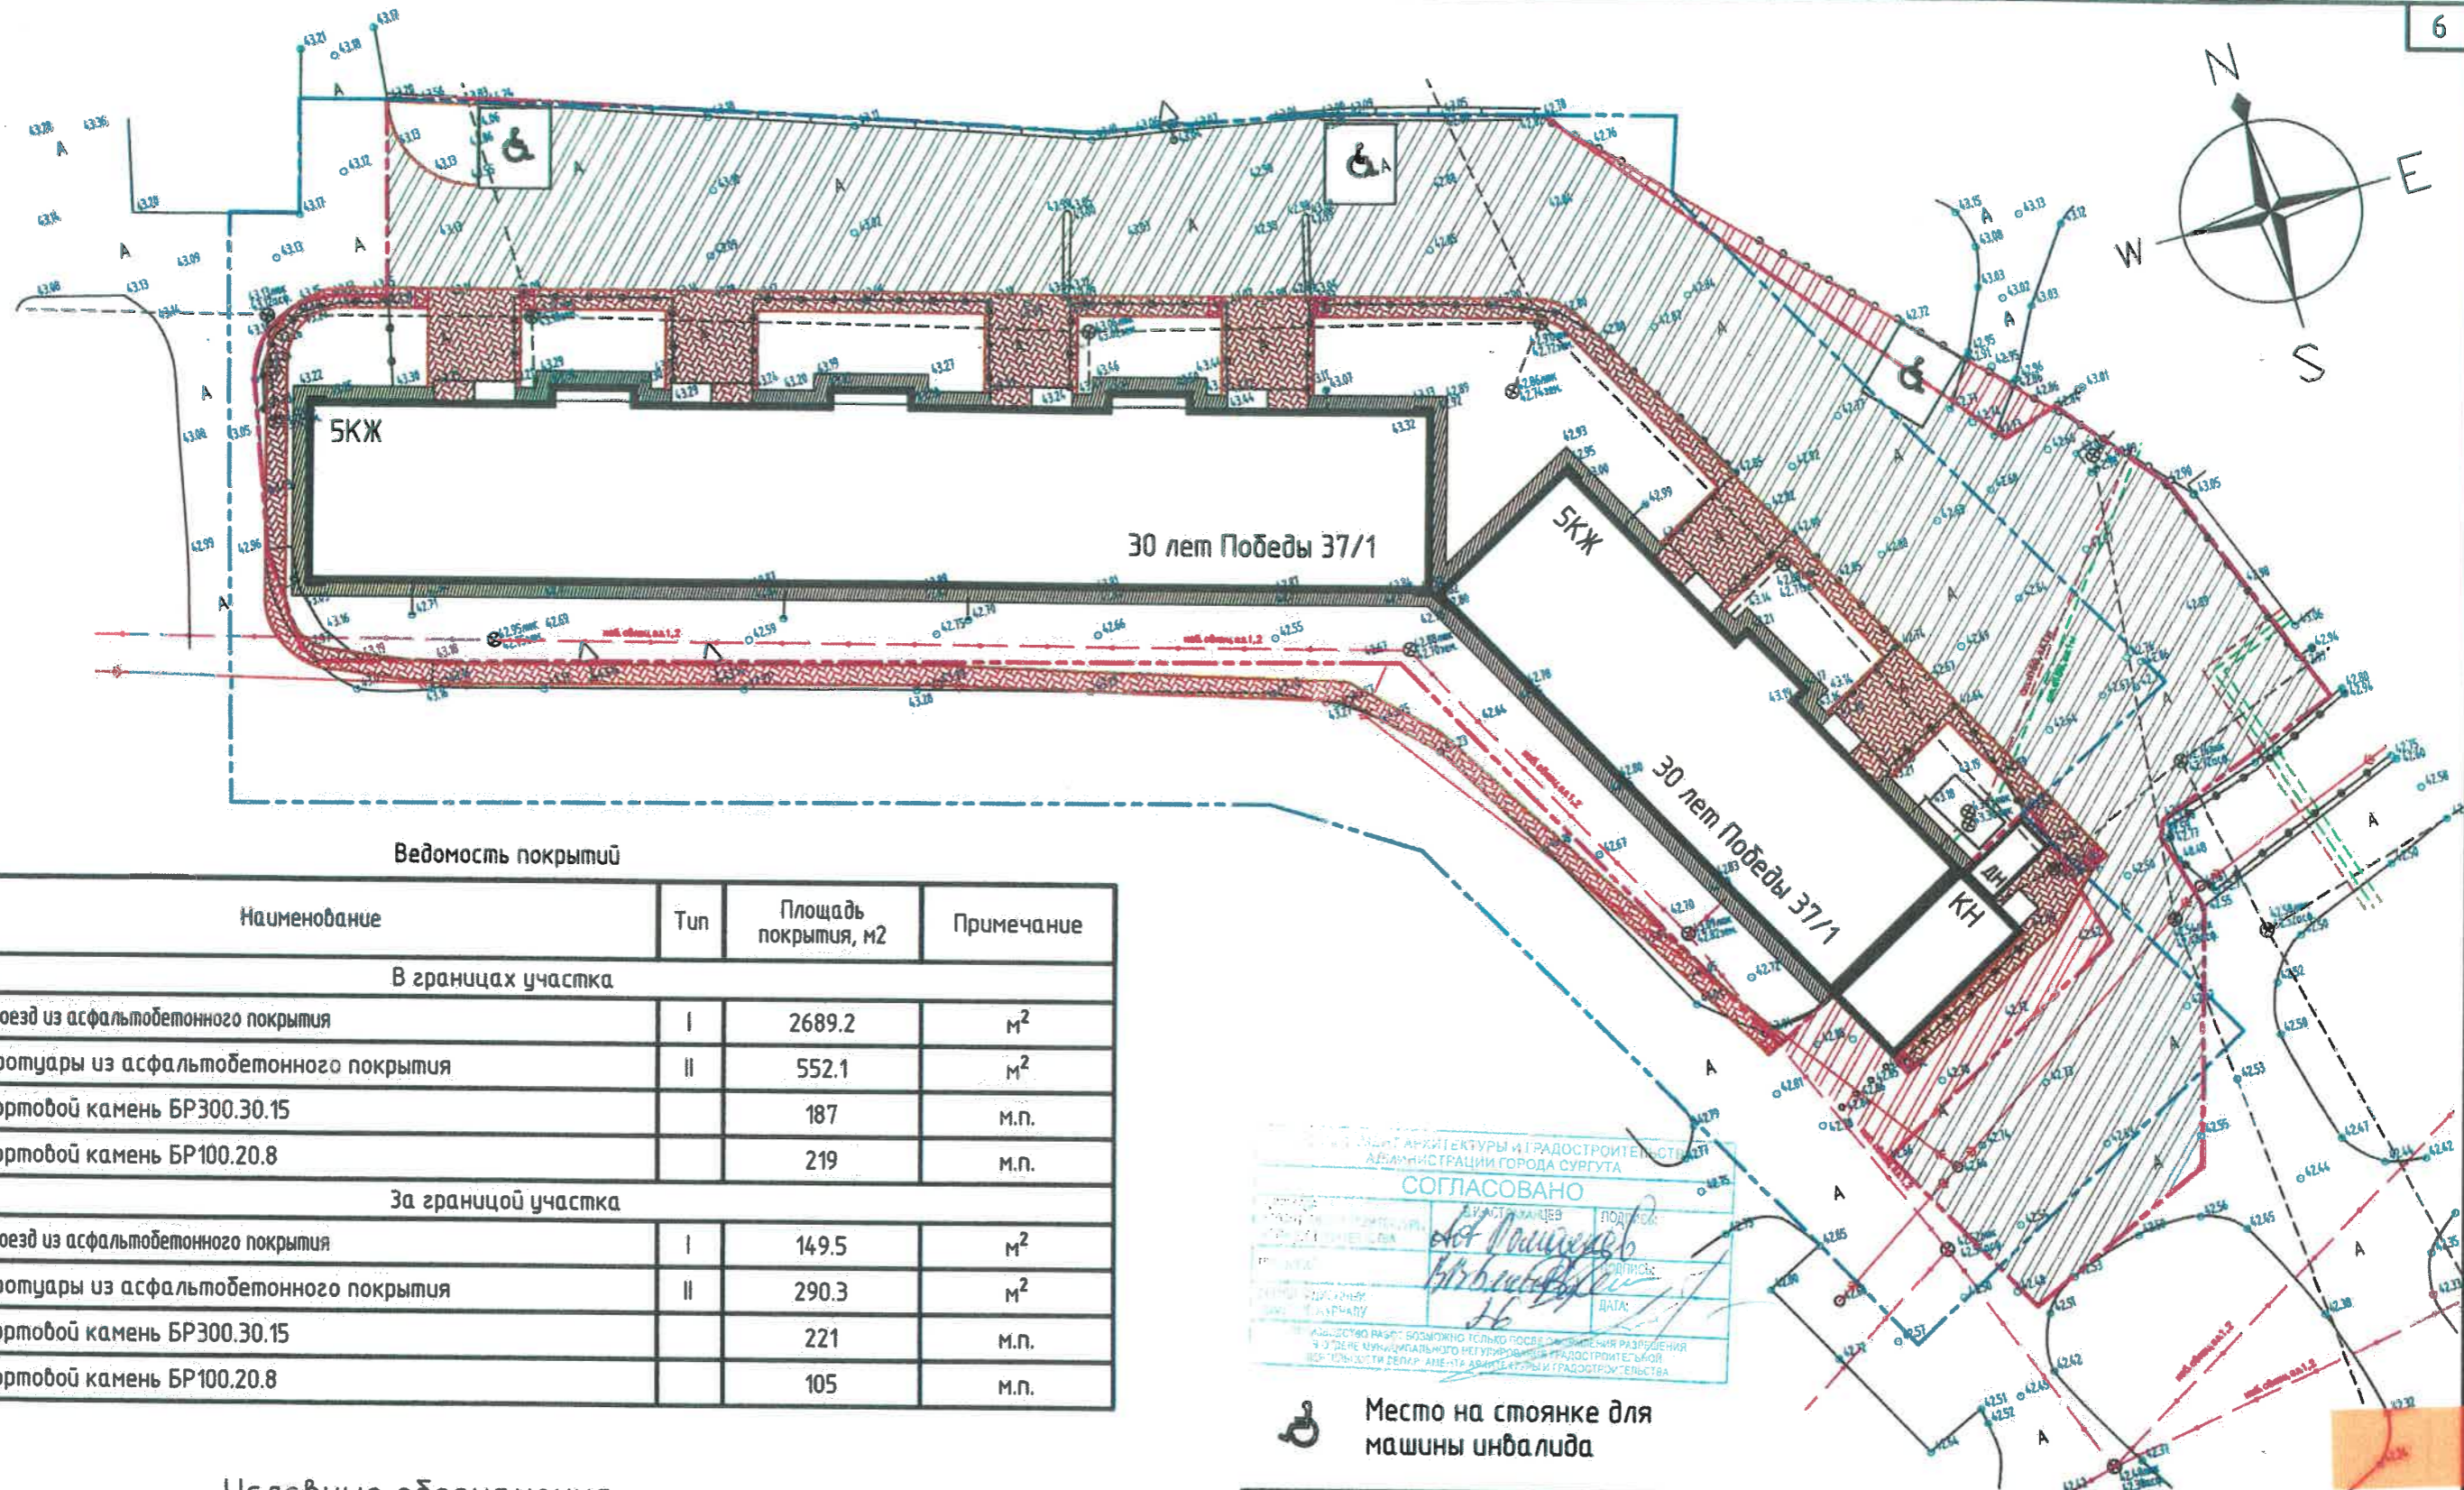

Ведомость покрытий

Поз	Наименование	Тип	Площадь покрытия, м2	Примечание
В границах участка				
1	Проезд из асфальтобетонного покрытия	I	2689.2	м ²
2	Тротуары из асфальтобетонного покрытия	II	552.1	м ²
4	Бортовой камень БР300.30.15		187	м.п.
5	Бортовой камень БР100.20.8		219	м.п.
За границей участка				
1	Проезд из асфальтобетонного покрытия	I	149.5	м ²
2	Тротуары из асфальтобетонного покрытия	II	290.3	м ²
4	Бортовой камень БР300.30.15		221	м.п.
5	Бортовой камень БР100.20.8		105	м.п.

СОГЛАСОВАНО

[Подписи и печати]

Место на стоянке для машины инвалида

Условные обозначения

- Граница участка Постановление участий г.Сургут от 31.07.2018г. №5801
- Граница придомовой территории согласно государственного кадастрового учета 86:10:0101210:44 нанесена условно
- Проезд
- Тротуар
- Отмостка
- Понижение бордюрного камня

294/37.1/2021-ПЗУ											
Благоустройство дворовой территории по ул. 30 лет Победы 37/1, г. Сургут											
Изм.	Кол. уч.	Лист	№ док.	Подп.	Дата						
Разработал	Улякин				11.21						
Н.контр.	Иванов				11.21						
План проездов, тротуаров, Ведомость покрытий					<table border="1"> <tr> <th>Стадия</th> <th>Лист</th> <th>Листов</th> </tr> <tr> <td>Р</td> <td>6</td> <td></td> </tr> </table>	Стадия	Лист	Листов	Р	6	
Стадия	Лист	Листов									
Р	6										
					Инженерно-Техническая Компания						

Черкасова А.Р. Чер



Общество с ограниченной ответственностью
Инженерно-Техническая Компания
"СургутПроектГрупп"

Свидетельство № СРО-П-170-16032012 от 23.06.2016 г.

Благоустройство дворовой территории
ул. 30 лет Победы 37/1, г. Сургут

ПРОЕКТНАЯ ДОКУМЕНТАЦИЯ

«Сведения об инженерном оборудовании, о сетях
инженерно-технического обеспечения, перечень
инженерно-технических мероприятий, содержание
технологических решений»

Подраздел 1. Система электроснабжения

294/37.1/2021-ИОС1





ГИП

2021г.

Набиева Э.Г.

Черкасова Н.Р. Черка

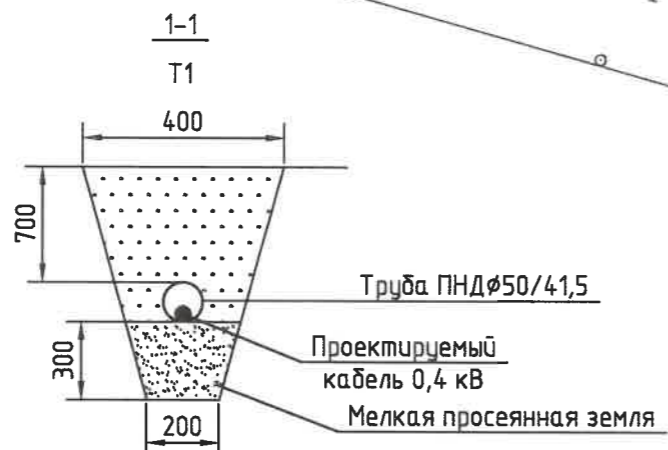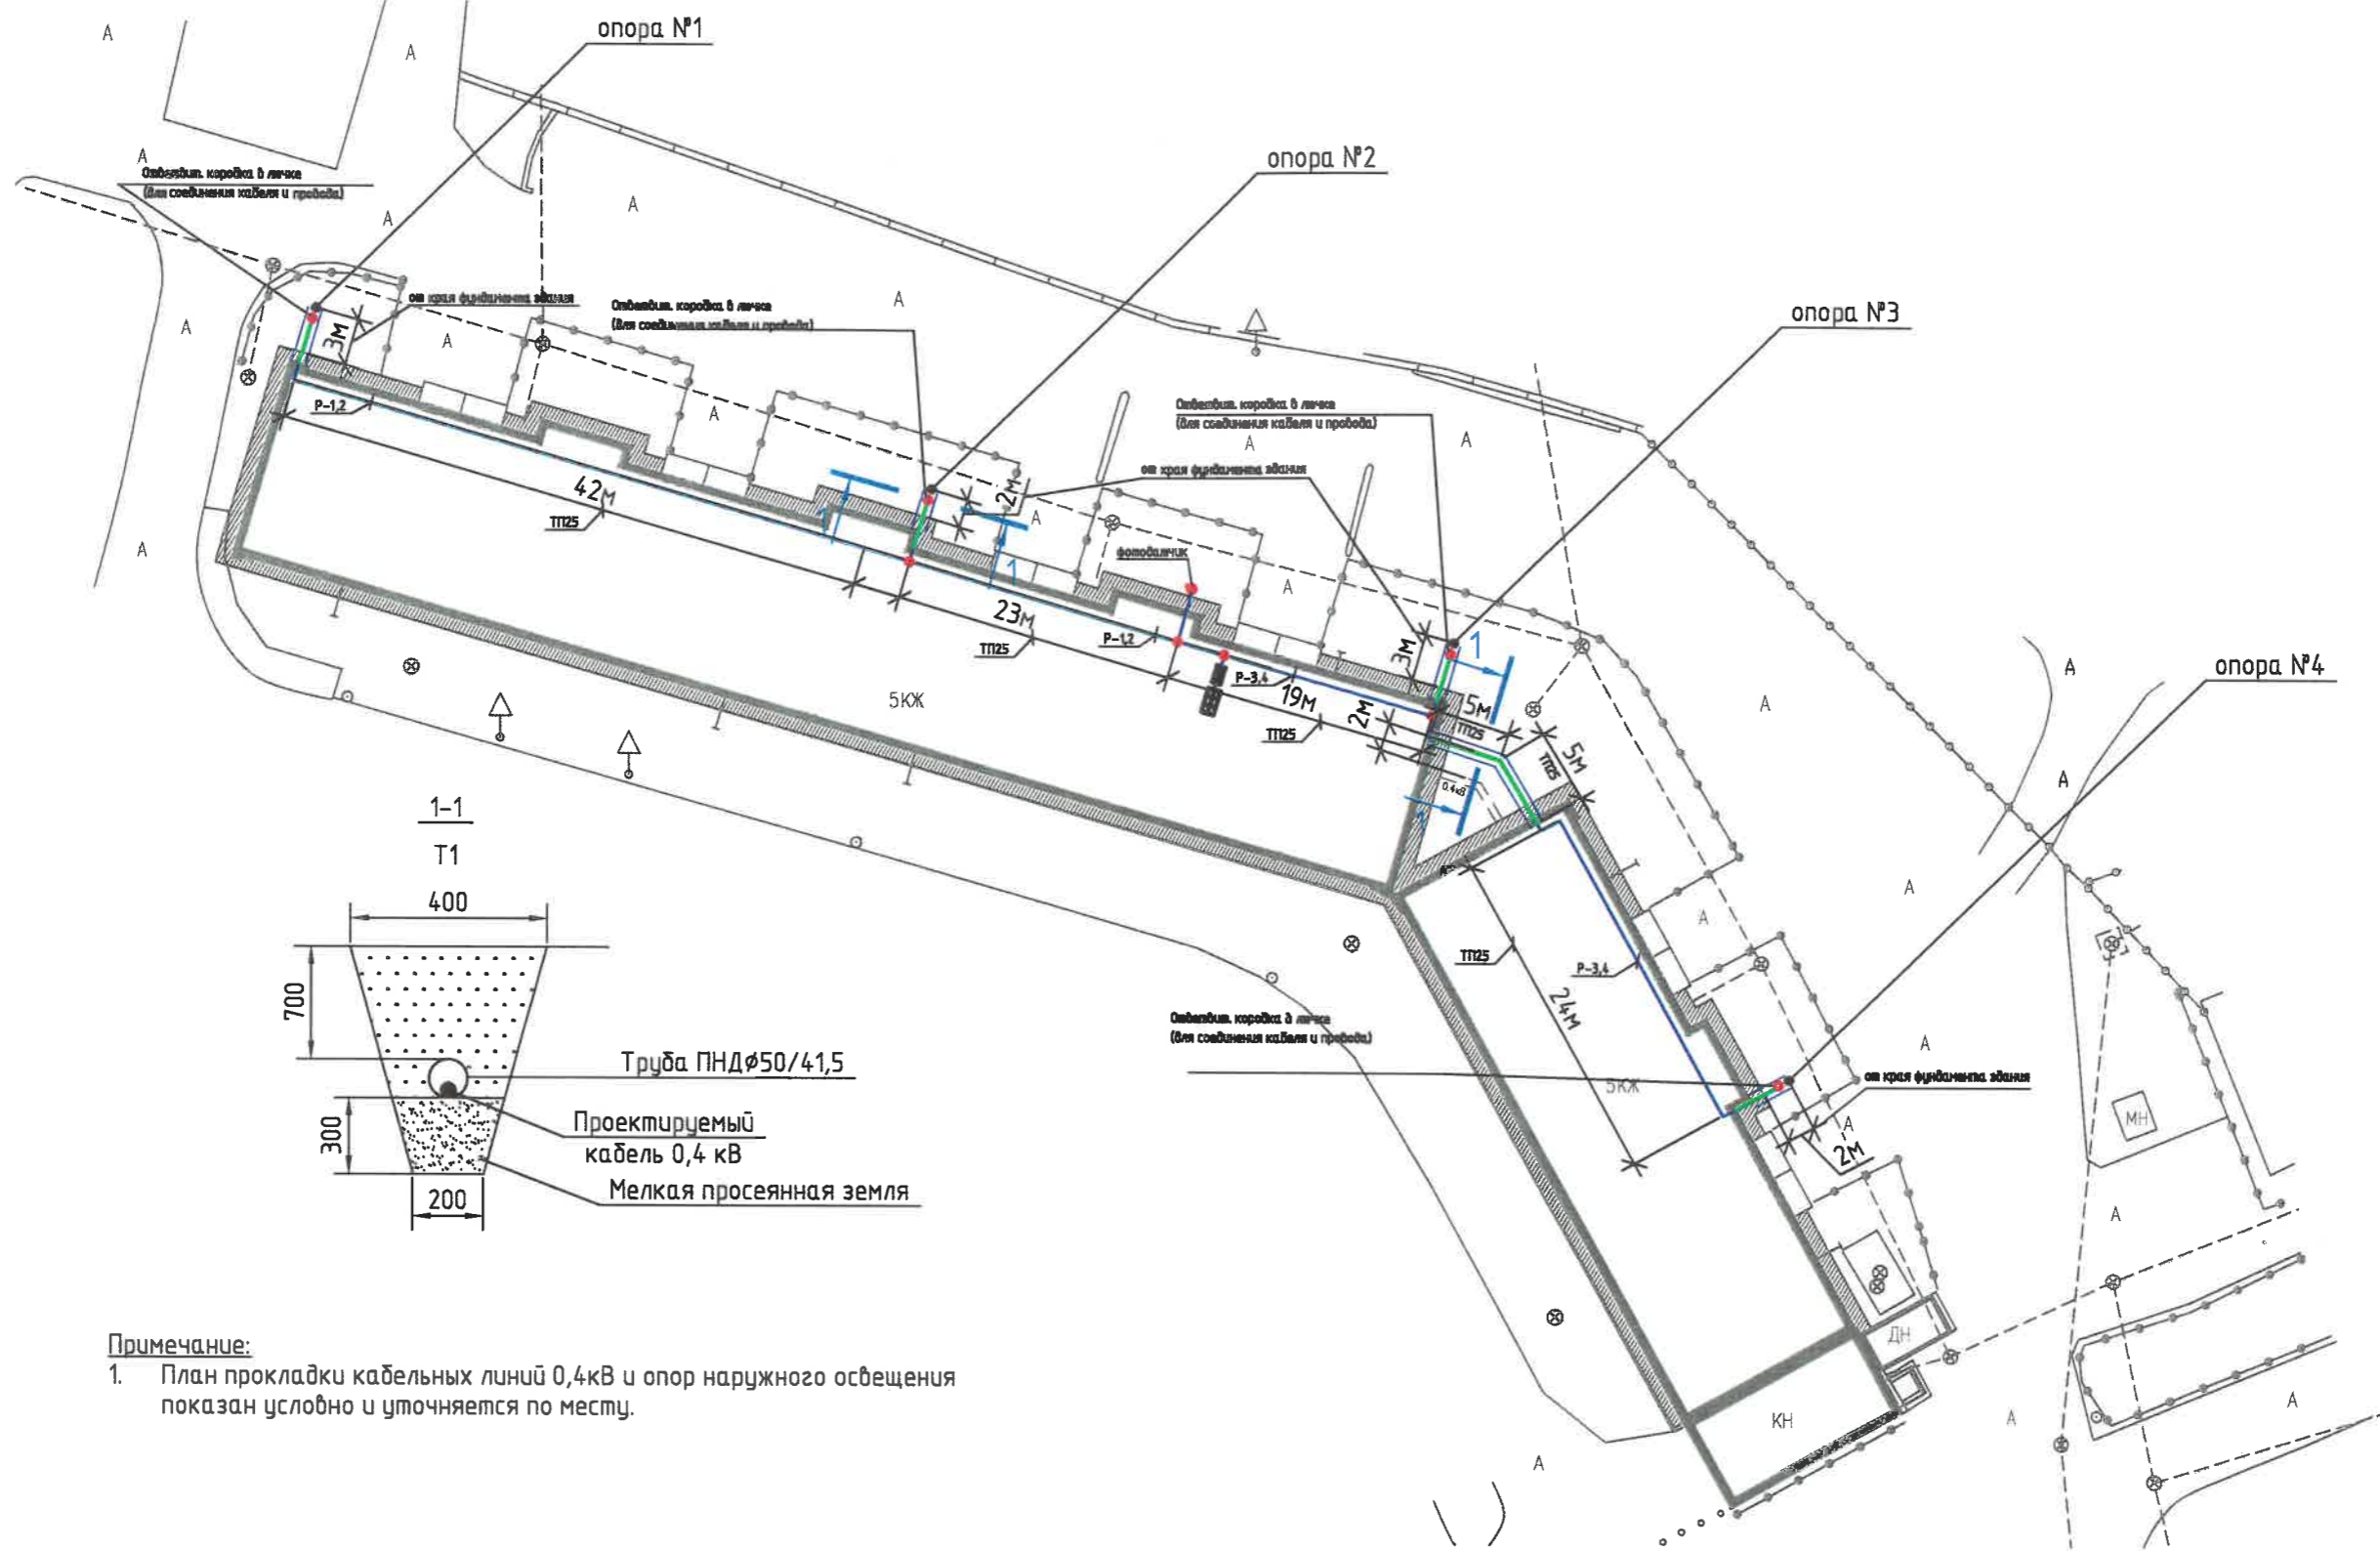

Примечание:
 1. План прокладки кабельных линий 0,4кВ и опор наружного освещения показан условно и уточняется по месту.

Условные обозначения

	-	Вводное распределительное уст-во здания (ВРУ)
	-	Щит наружного освещения (ЩНО)
	-	Фотодатчик
	-	Ответвительная коробка
	-	Прокладка кабеля в траншее в трубе
	-	Открытая прокладка кабеля в ПВХ-трубе

						294/37.1/2021-ИОС1		
						Благоустройство дворовой территории по ул. 30 лет Победы 37/1		
Изм.	Кол. уч.	Лист	№ док.	Подп.	Дата			
Разраб.	Багрий			<i>Багрий</i>	12.21			
						Стадия	Лист	Листов
						П	3	
						План прокладки кабельных линий 0,4 кВ наружного электроосвещения. М1:500		
Н.контр.	Иванов			<i>Иванов</i>	12.21	 Инженерно-Техническая Компания		

Чертасова И.Р. Черта

Инв. № подл. Подп. и дата. Взам. инв. №. Согласовано.



Общество с ограниченной ответственностью
Инженерно-Техническая Компания
"СургутПроектГрупп"

Свидетельство № СРО-П-170-16032012 от 23.06.2016 г.

Благоустройство дворовой территории
ул. 30 лет Победы 37/1, г. Сургут

2021г.

Черкасова А.Р. Черн

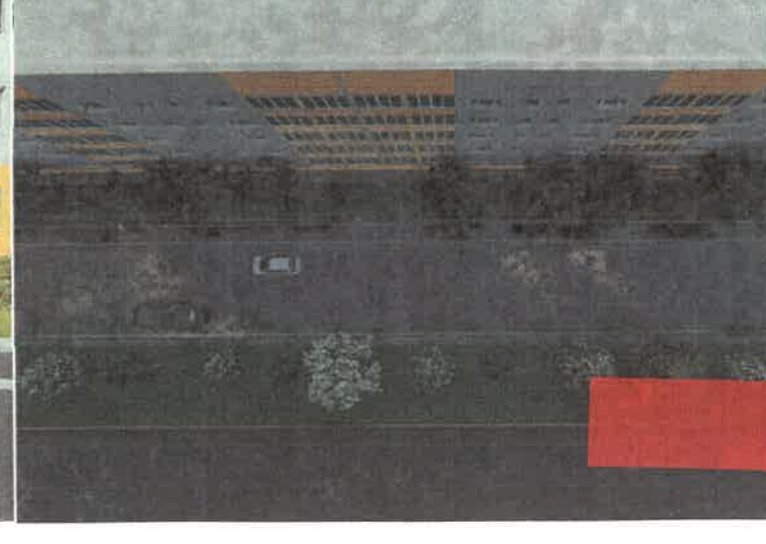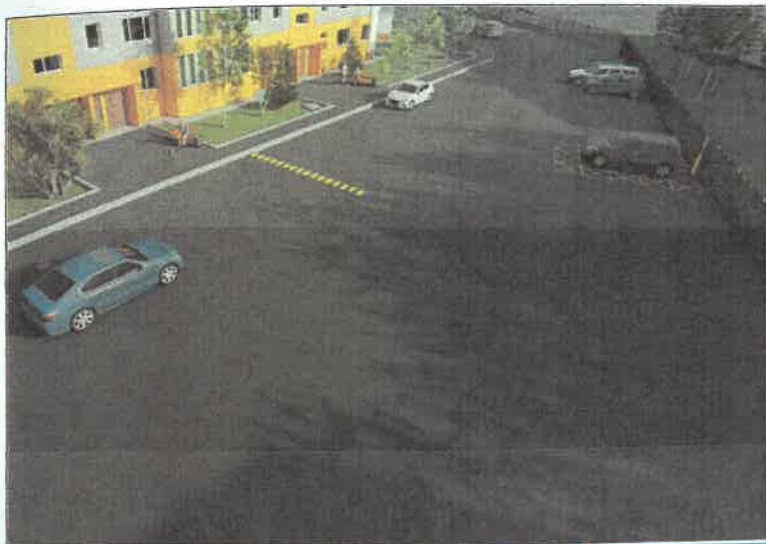

Улица 17 №17





Общество с ограниченной ответственностью
Инженерно-Техническая Компания
"СургутПроектГрупп"


Свидетельство № СРО-П-170-16032012 от 23.06.2016 г.

Благоустройство дворовой территории
ул. 30 лет Победы 37/1, г. Сургут

РАБОЧАЯ ДОКУМЕНТАЦИЯ

Конструктивные и объемно-планировочные решения

294/37.1/2021-КР

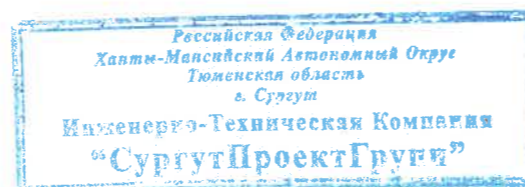

ГИП

Набиева Э.Г.

Черкасова А.Р. Черк

2021г.

Ведомость рабочих чертежей основного комплекта


1

Лист	Наименование	Примечание
1	Общие данные	
2	Схема устройства фундамента опоры освещения	

Общие указания

- Данный комплект чертежей разработан в соответствии с техническим заданием заказчика на выполнение проектной документации по благоустройству дворовой территории многоквартирного дома расположенного по адресу г. Сургут, ул. 30 лет Победы д. № 37/1.
- Рабочей документацией предусмотрено:
- наружное электроосвещение территории многоквартирного дома, освещение проезда.
- Технические решения, принятые в чертежах, соответствуют заданию на проектирование, требованиям действующих технических регламентов, стандартов, сводов правил, экологических, санитарно-гигиенических, противопожарных и других норм, действующих на территории Российской Федерации, и обеспечивают безопасную для жизни и здоровья людей эксплуатацию объекта при соблюдении предусмотренных чертежами мероприятий.

 Согласовано

Инв. № подл.	Подп. и дата	Взам. инв. №	294/37.1/2021-КР		
			Благоустройство дворовой территории по ул. 30 лет Победы 37/1		
Изм.	Кол. уч.	Лист	№ док.	Подп.	Дата
Разраб.		Чернышова		<i>ml</i>	02.22
И.контр.	Иванов			<i>Иванов</i>	02.22
ГИП	Набиева			<i>Набиева</i>	02.22
			Стадия	Лист	Листов
			Р	1	2
Общие данные			 Инженерно-Техническая Компания Формат А4		

Спецификация материалов к схеме устройства фундамента опоры освещения


2

Поз.	Обозначение	Наименование	Кол.	Масса, ед., кг	Примечание
		<u>Опоры освещения</u>	4		шт.
		<u>Детали</u>			
	ГОСТ 7798-70	Болт М20*	4	0.156	
	ГОСТ 5915-70	Гайки М20*	4	0.071	
	ГОСТ 11371-78	Шайбы А.20*	8	0.017	
		<u>Материалы</u>			
	ГОСТ 26633-2015	Бетон В15, F200, W8	0.3		м ³
	ГОСТ 8736-2014	Песок средней крупности	0.33		м ³
	ГОСТ 23558-94	Щебень фракции 20-40мм	0.1		м ³

В спецификации дан расход на одну позицию

- Глубина заливки бетона закладного элемента опоры освещения не менее 1,5м.
- Инженерные изыскания по данному объекту не предоставлялись.
- "*" - уточнить по месту.

 Черкасова А.Р. Черк

Инв. № подл.	Подп. и дата	Взам. инв. №	294/37.1/2021-КР		
			Благоустройство дворовой территории по ул. 30 лет Победы 37/1		
Изм.	Кол. уч.	Лист	№ док.	Подп.	Дата
Разраб.		Чернышова		<i>ml</i>	02.22
И.контр.	Иванов			<i>Иванов</i>	02.22
			Стадия	Лист	Листов
			Р	2	
Схема устройства фундамента опоры освещения			 Инженерно-Техническая Компания Формат А3		